


I.I.S. Statale "F.Balsano" Roggiano Gravina (CS) - PIANTA PRIMO PIANO - LICEO SCIENTIFICO Emerg.Covid_19

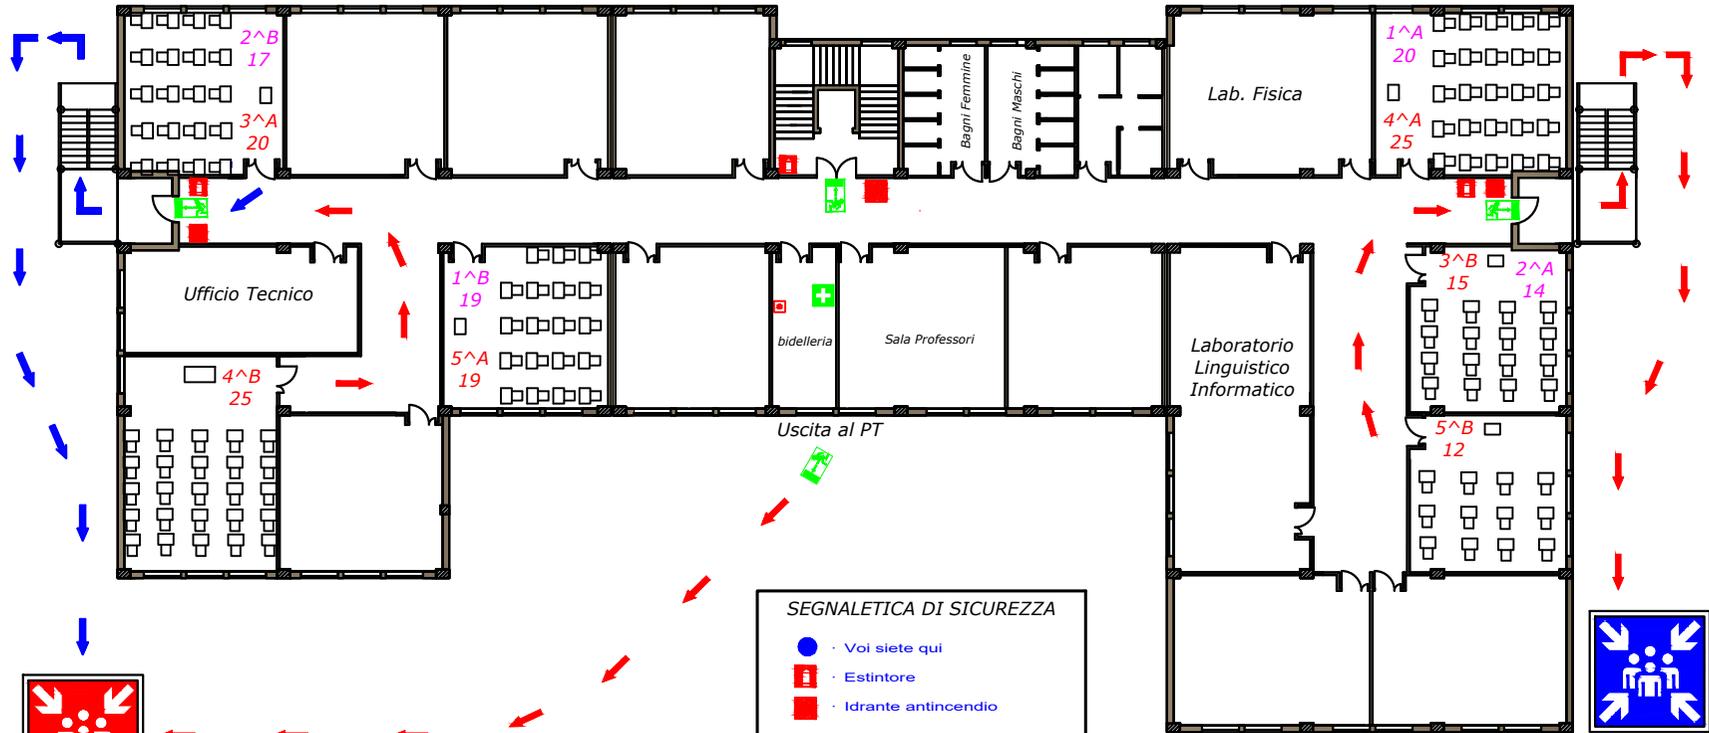

TERREMOTO

EMERGENZA

INCENDIO

- Non uscire durante l'evento sismico.
- Ripararsi sotto travi e architravi.
- Al termine dell'evento sismico procedere all'evacuazione.

- Dare l'allarme.
- L'addetto all'emergenza di piano tenta di spegnere l'incendio con l'estintore più vicino.
- Se l'incendio non è facilmente controllabile informare subito il coordinatore dell'emergenza.

- SEGNALETICA DI SICUREZZA**
- Voi siete qui
 - Estintore
 - Idrante antincendio
 - Pulsante manuale
 - Cassetta pronto soccorso
 - Via di esodo
 - Via di esodo per Posizione
 - Uscita di sicurezza
 - Punto di raccolta Blu
 - Punto di raccolta Rosso
 - Attacco Autopompa V.F.

- TELEFONI UTILI**
- Vigili del fuoco 115
 - Carabinieri 112
 - Polizia 113
 - Pronto Soccorso 118
 - Servizio Prevenzione e Protezione 0984814431 / 0984814441

Zona di ESODO BLU
PIAZZALE PALESTRA
 SX Uscita Scala Emerg.

Dirigente
 Datore di Lavoro
 Prof.ssa. Anna FILICE

Responsabile
 Servizio Prevenzione e Protezione
 Ing. Gianfranco GRANIERI

Scala 1:200